


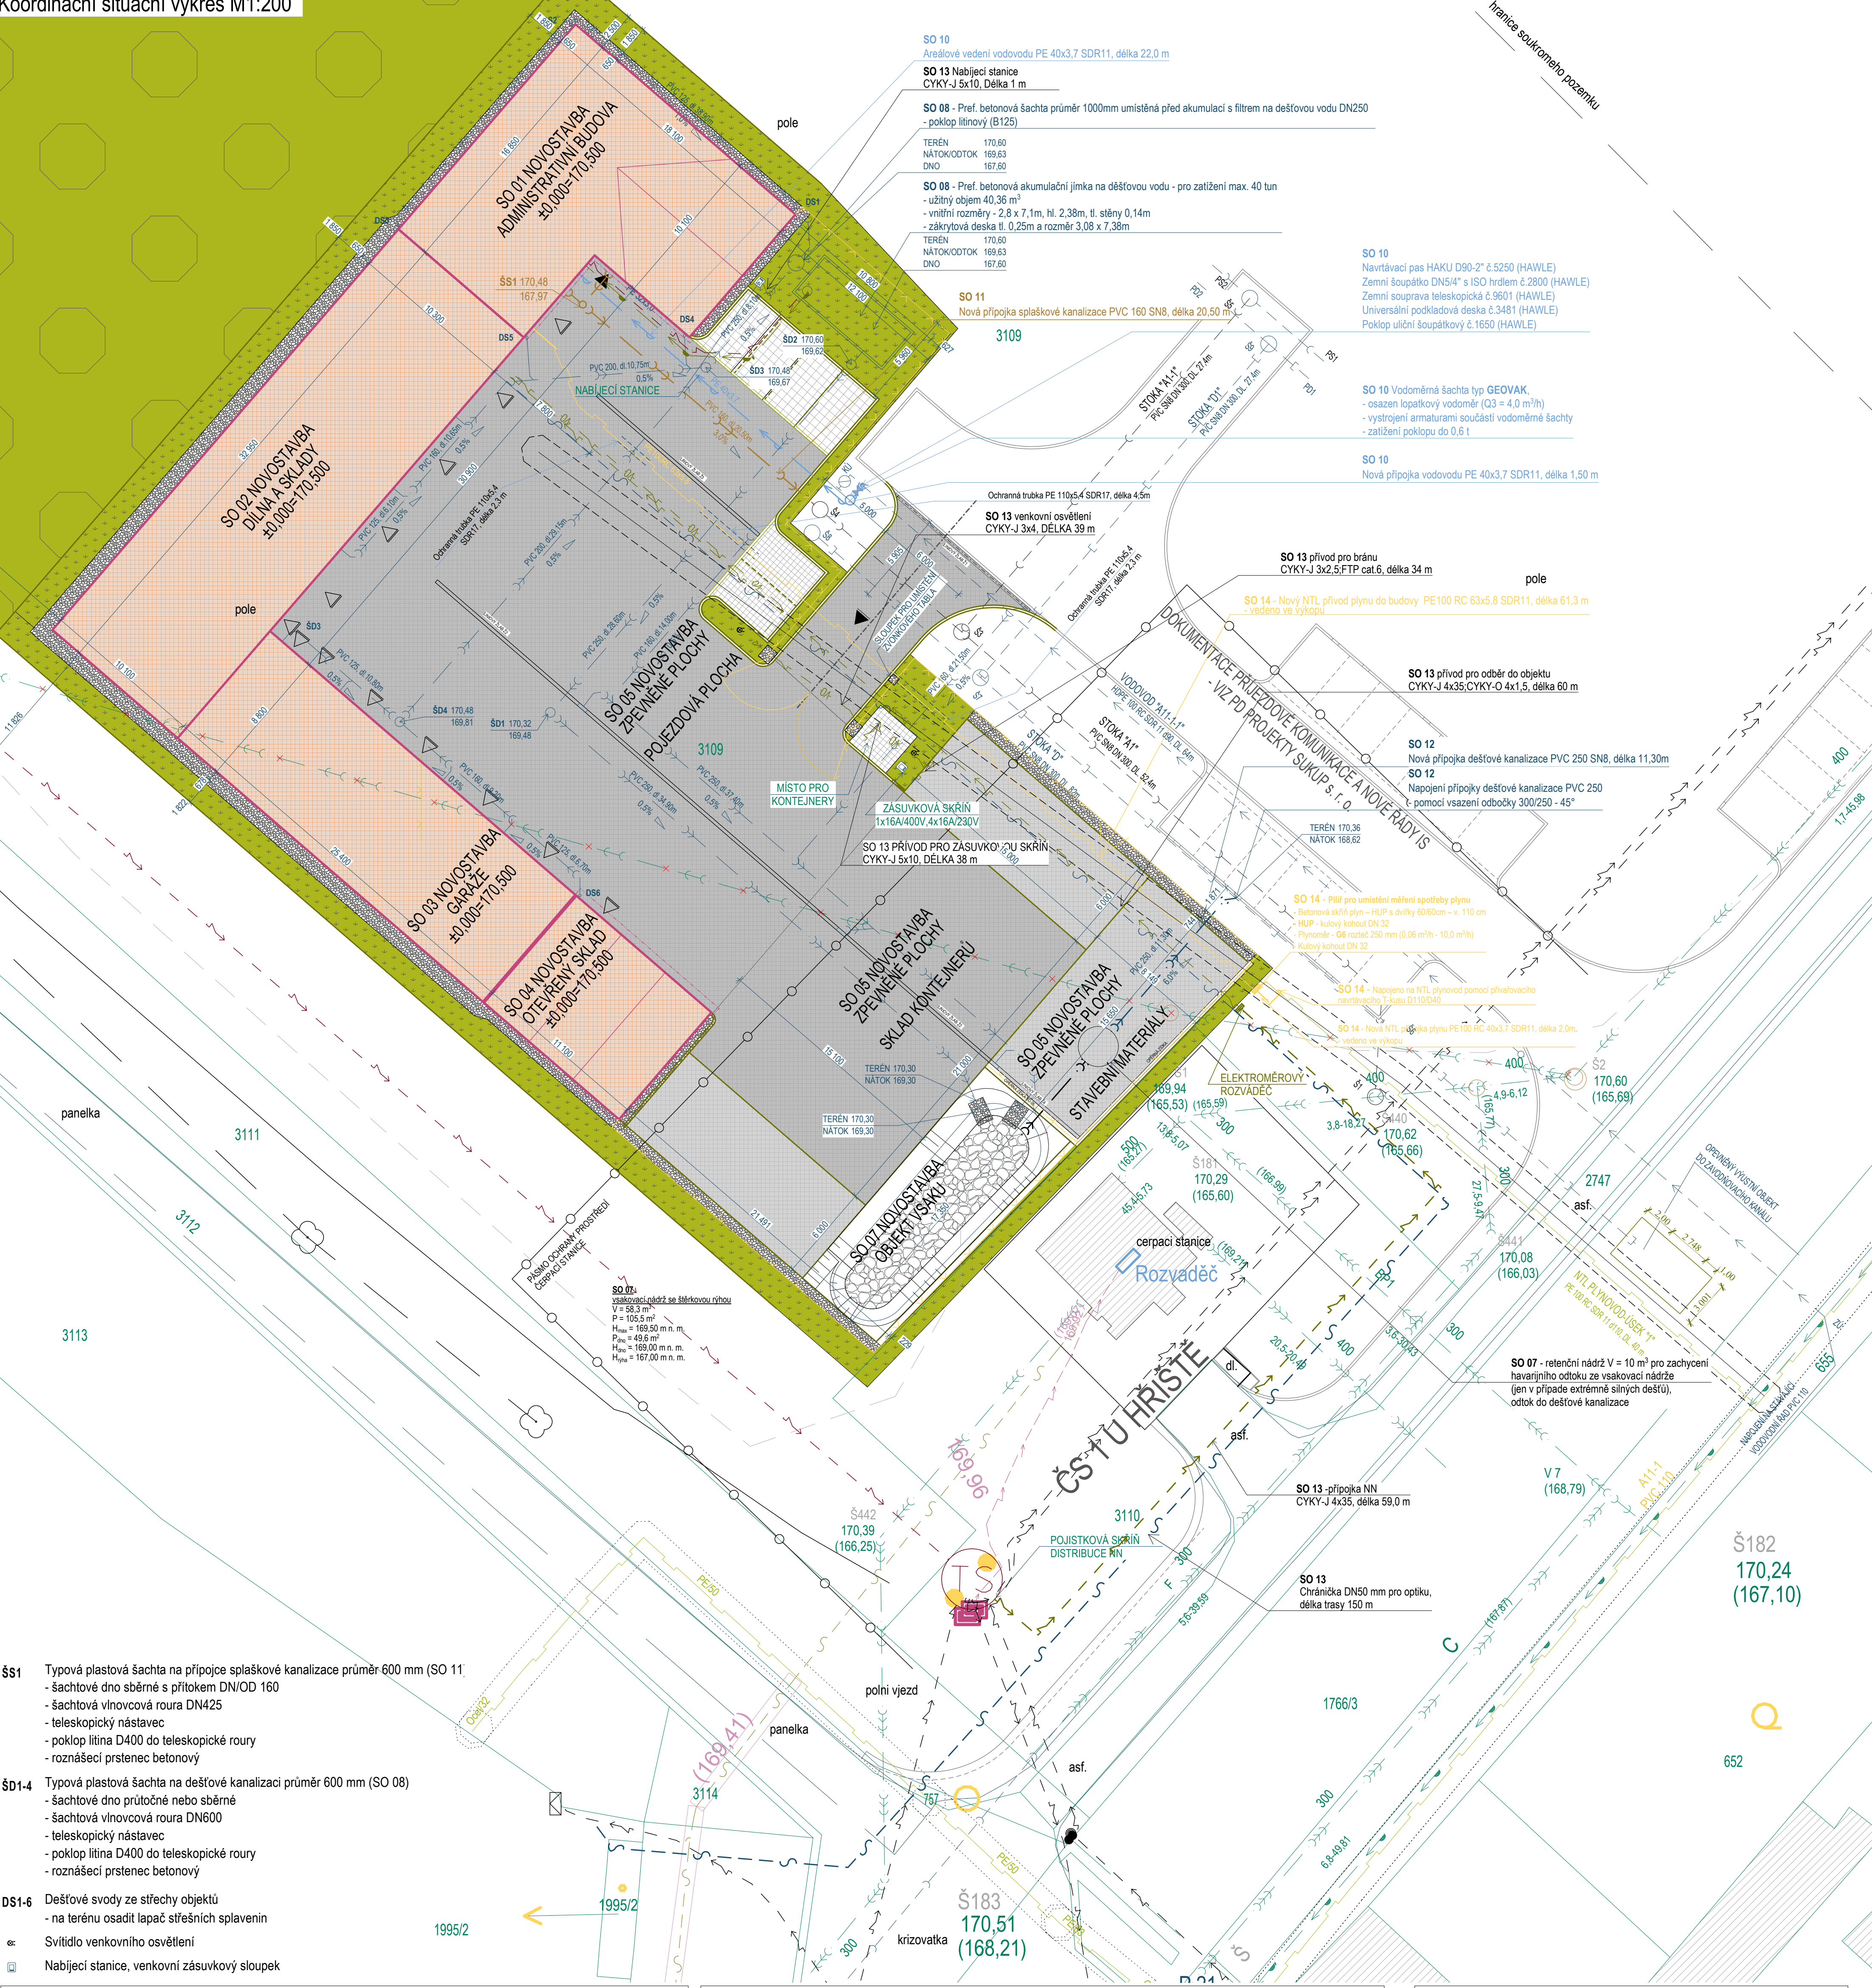

- ŠS1**Typová plastová šachta na přípojece splaškové kanalizace průměr 600 mm (SO 11)
 - šachtové dno sběrné s přítokem DN/OD 160
 - šachtová vinovcová roua DN425
 - teleskopický nástavec
 - poklop litina D400 do teleskopické roury
 - roznášecí prstenec betonový
- ŠD1-4**Typová plastová šachta na dešťové kanalizaci průměr 600 mm (SO 08)
 - šachtové dno průtočné nebo sběrné
 - šachtová vinovcová roua DN600
 - teleskopický nástavec
 - poklop litina D400 do teleskopické roury
 - roznášecí prstenec betonový
- DS1-6**Dešťové svody ze střechy objektů
 - na terénu osadit lapač střešních splavenin
- oe**Svítidlo venkovního osvětlení
- Nabíjecí stanice, venkovní zásuvkový sloupek

Legenda ploch a značení:	
	SO 01 objekt administrativy a zázemí, zastavěná plocha 252,34 m²
	SO 02 objekt dílen a skladů, zastavěná plocha 339,38 m²
	SO 03 objekt garáží, zastavěná plocha 220,88 m²
	SO 04 objekt skladu posypových hmot, zastavěná plocha 98,56 m²
	SO 05 zpevněná plocha, jezodové plochy, asfaltobetonová kryt, novostavba, zastavěná plocha 1222,55 m²
	SO 05 zpevněná plocha, jezodové plochy - beton hlazený, novostavba, zastavěná plocha 181,16 m²
	SO 05 zpevněná plocha, parkovací stání, betonová dl. drenážní, novostavba, zastavěná plocha 73,76 m²
	SO 05 zpevněná plocha, sklad stavebních hmot, beton hlazený, silniční panely, novostavba, zastavěná plocha 111,00 m²
	SO 07 objekt vsaku dešťových vod, říční štěrk, novostavba, zastavěná plocha 113,00 m²
	SO 09 štěrkové plochy, okapové chodníky, prany říční štěrk, novostavba, zastavěná plocha 143,70 m²
	SO 09 zatravněná plocha, stávající plocha. Zahumusování 100 mm + zatravnění, celkem 436,00 m²
	Náhradní výsadba - zatravněná plocha, ovocné dřeviny. Celkem 10.000,00 m²
	Sousední objekty
	Vstup do domu
	Vedlejší vstup do objektu, vjezd do garáže
	Vjezd (jezodová brána s pohonem - světlost průjezdu 6,00 m), vstup na pozemek pro pěší
	Hraniče parcel dle katastrální mapy
	SO 06 oplocení ocelové svařované 3d panely, barva antracit, v. 2,50 m, celková délka 130,50 m

Legenda stávajících inženýrských sítí :	
	Vedení NN zemní ve správě E.ON Distribuce, a.s.
	Sdřelovací vedení ve správě CETIN, VODAFONE
	Vedení pitné vody ve správě VAK Hodonín, a.s.
	Vedení jednotné kanalizace ve správě VAK Hodonín, a.s.
	Vedení splaškové kanalizace ve správě VAK Hodonín, a.s.
	Vedení dešťové kanalizace ve správě VAK Hodonín, a.s.
	Vedení STL plynovodu ve správě GasNet
	Vedení veřejného osvětlení zemní ve správě obce Vnorovy

Legenda rušených inženýrských sítí :	
	Vedení jednotné kanalizace
	Stávající šachta splaškové kanalizace, betonová o průměru 1,00m (SO 02) - vzhledem ke kolizi s novostavbou bude zrušena a nahrazena novou
Legenda nových inženýrských sítí :	
	Vedení vodovodu za vodoměrem po vef. pozemku a po pozemku stavebníka SO 10 délka 22,0 m, PE 40/3,7 SDR11
	Vedení splaškové kanalizace po pozemku stavebníka SO 11 délka 2,6 m, PVC 160
	Venkovní vedení dešťové kanalizace po pozemku stavebníka (SO 08) délka 70,10 m, PVC 125 délka 61,85 m PVC 160 délka 39,90 m, PVC 200 délka 109,00 m, PVC 250
	Vedení užitkové (dešťové) vody po pozemku stavebníka z akumulací nádrže do objektu (SO 08) délka 17,70 m, PE 32/3,0 SDR11
	Vedení ovládnání k čerpadlu v akum. nádrži, zemní v chrániče po pozemku stavebníka (SO 08)
	Vedení NN zemní CYKY-J 4x35, délka 60,0 m (SO 13) po pozemku stavebníka
	Vedení venkovního osvětlení v areálu CYKY-J 3x4, délka 39,0 m (SO 13) po pozemku stavebníka
	Přívod NTL zemního plynu do budovy (SO 14) Vedení po pozemku stavebníka, délka 61,3 m, PE100RC 63/5,8 SDR11
Legenda přípojek na inženýrské sítě :	
	Přípojka pitné vody (SO 10) Vedení po veřejném pozemku, délka 1,50 m, PE100 40/3,7 SDR11 Přípojka na splaškovou kanalizaci (SO 11) Vedení po pozemku stavebníka, délka 20,0 m, PVC 160 Vedení po veřejném pozemku, délka 0,5 m, PVC 160 Přípojka na dešťovou kanalizaci (SO 12) Vedení po pozemku stavebníka, délka 8,8 m, PVC 250 SN8 Vedení po veřejném pozemku, délka 2,5 m PVC 250 SN8 Přípojka NN zemní CYKY-J 4x35, délka 59,0 m (SO 13) Přípojka NTL zemního plynu (SO 14) Vedení po veřejném pozemku, délka 2,0 m, PE100RC 40/3,7 SDR11 Chránička DN50 mm pro optiku, délka trasy 150 m (SO 13)

Poznámky:
- Jednotlivé sítě a objekty jsou zakresleny pouze orientačně. Před započítím zemních prací je nutné nechat vytyčit jednotlivé inženýrské sítě. Po vytyčení mohou nastat dílčí změny tras. K vytyčení sítí nelze použít odměření z této situace.
- Při souběhu a křížení inženýrských sítí nutno dodržet ČSN 73 6005.

VŠECHNY MÍRY JE NUTNÉ SAMOSTATNĚ ZKONTROLOVAT NA HRUBÉ STAVBĚ. PŘI PROVÁDĚNÍ PRACÍ JE NUTNO DODRŽOVAT TECHNOLOGICKÉ POSTUPY VÝROBCŮ STAVEBNÍCH HMOT A DILCŮ. VŠECHNY ROZDÍLY MEZI DOKUMENTACÍ A SKUTEČNOSTÍ KONTROLOVAT S PROJEKTANTEM.
SOUŘADNICOVÝ SYSTÉM S-JTSK
VÝŠKOVÝ SYSTÉM Bpv
±0,000 = 170,500 m n.m.

PROJEKTANT: Ing. Josef KLOUDA, Ph.D., IČ 07817029, ČKAIT 1004666 Rubanice 1057, 687 65 Strání	VYPRACOVAL: Ing. Josef KLOUDA, Ph.D.	STAVEBNÍK: Obec Vnorovy, IČ 00285480 Hlavní 750, PSČ 696 61 Vnorovy	STAVBA: AREÁL TECHNICKÝCH SLUŽEB VNOROVY ul. Dolní, PSČ 696 61 Vnorovy, k.ú. Vnorovy p.č. 3109	FORMÁT:	8 x A4
				DATUM:	09/2024
OBJEKT: Situace	VÝKRES: Koordinační situační výkres	ČÍSLO:	JKL-2024-01-05	STUPEŇ:	DPS
				ZAKÁZKA:	JKL-2024-01
MĚŘÍTKO: 1:200	REVIZE: 00			ČÁST:	C.3